


LEGENDA	
	Linia wentylacyjna czerpna ozn. N1
	Linia wentylacyjna wyrzutowa ozn. W1
	Linia przewodu kominowego ozn. DW


UWAGI:

1. Przed realizacją sprawdzić możliwość montażu przewodów, kształtek i urządzeń.
2. Wszystkie elementy domierzyć na budowie.
3. Należy zasilić urządzenia elektryczne.
4. Należy wykonać układ sterowania urządzeniami elektrycznymi.
5. Dodatkowe otworowanie wykonać na budowie.
6. Zestawienie elementów kominu nie gwarantuje prawidłowego montażu kominu. Przed złożeniem należy skonsultować dobór elementów z wykonawcą instalacji spalinowej.

Przekrój A-A

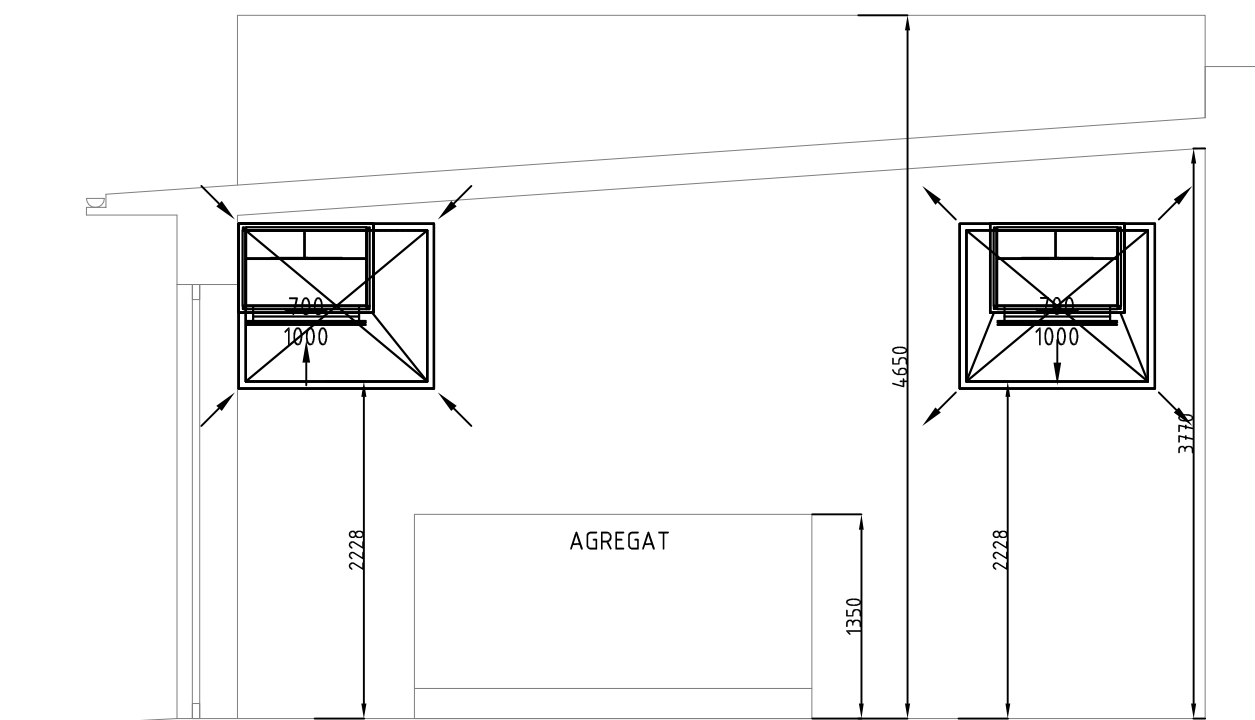

Przekrój B-B

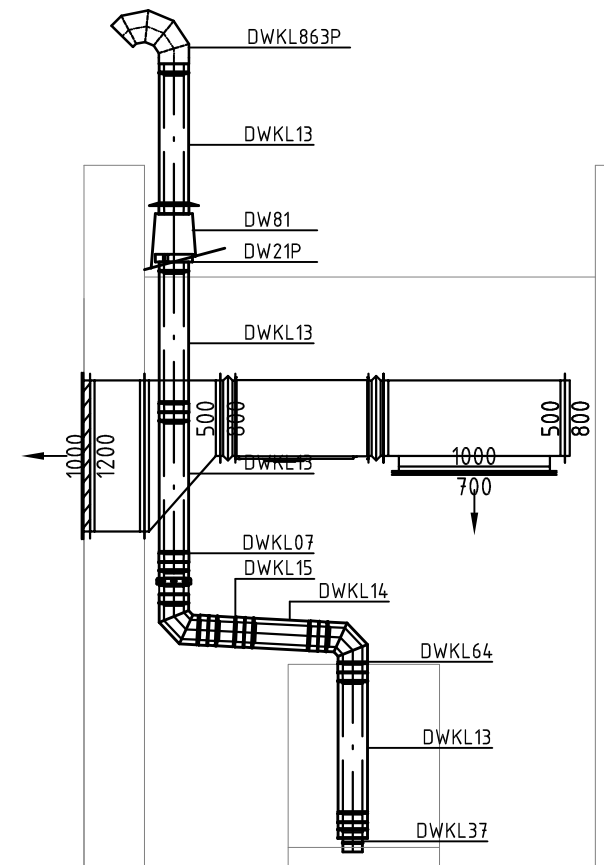

A: ul. Św. Wojciech 22/24 lok. 7,
61-749 Poznań,
T: +48 600 953 648
E: info@kilgoro.com
W: www.kilgoro.com

KILGORO
architekci

Niniejsze opracowanie chronione jest prawem autorskim
(Ustawa z dnia 4 lutego 1994 Dz. U. z 2000 r. Nr 80, poz. 904).
Kopiowanie oraz udostępnianie bez zgody autorów jest zabronione.

branża **INSTALACJE SANITARNE**

projektant _____ podpis _____

mgr inż. Jacek Sikora
upr. WKP/0156/POOS/03

sprawdzający
mgr inż. Tomasz Bartkowiak
upr. WKP/0115/POWS/06

nazwa i adres inwestycji
**TERMOMODERNIZACJA BUDYNKU NR 3
WRAZ Z ZAGOSPODAROWANIEM TERENU**
Plac Staszica 3, 64-920 Piła
obręb 0018, arkusz 9, działka nr ewid. 350/1

treść rysunku **Instalacja wentylacji mechanicznej
- wentylacja pom. agregatu prądotwórczego; przekroje**

stadium **PROJEKT BUDOWLANY**

data **07-2012** skala **1:50** nr rys. **IS-02**