


UWAGA:

1. Przed przystąpieniem do robót ziemnych należy sprawdzić rzędne proj. i istn. uzbrojenia podziemnego oraz wykonać próbne przekopy.
2. Należy zachować szczególną ostrożność przy wykonywaniu robót ziemnych w zbliżeniach z istn. uzbrojeniem, w tym m.in. z przewodami telekomunikacyjnymi i elektroenergetycznymi. Istn. uzbrojenie należy zabezpieczyć w razie konieczności odsunąć na czas wykonywanych robót ziemnych i montażowych.
3. Rzędne wjazdów studni istn. i proj. należy dostosować do rzędnych projektowanego terenu.
4. Wszelkie napotkane wyjścia odwodnień z budynków, nie ujęte na mapie do celów projektowych należy przełączyć do projektowanej zewnętrznej instalacji kanalizacji deszczowej.
5. Ponieważ nie jest znany poziom ławy fundamentowej budynku przed wykonaniem robót montażowych należy sprawdzić poziom jej posadowienia. W przypadku gdyby zaprojektowane rozwiązanie kolidowało z ławą fundamentową należy skontaktować się z projektantem w celu rozwiązania zaistniałej sytuacji.

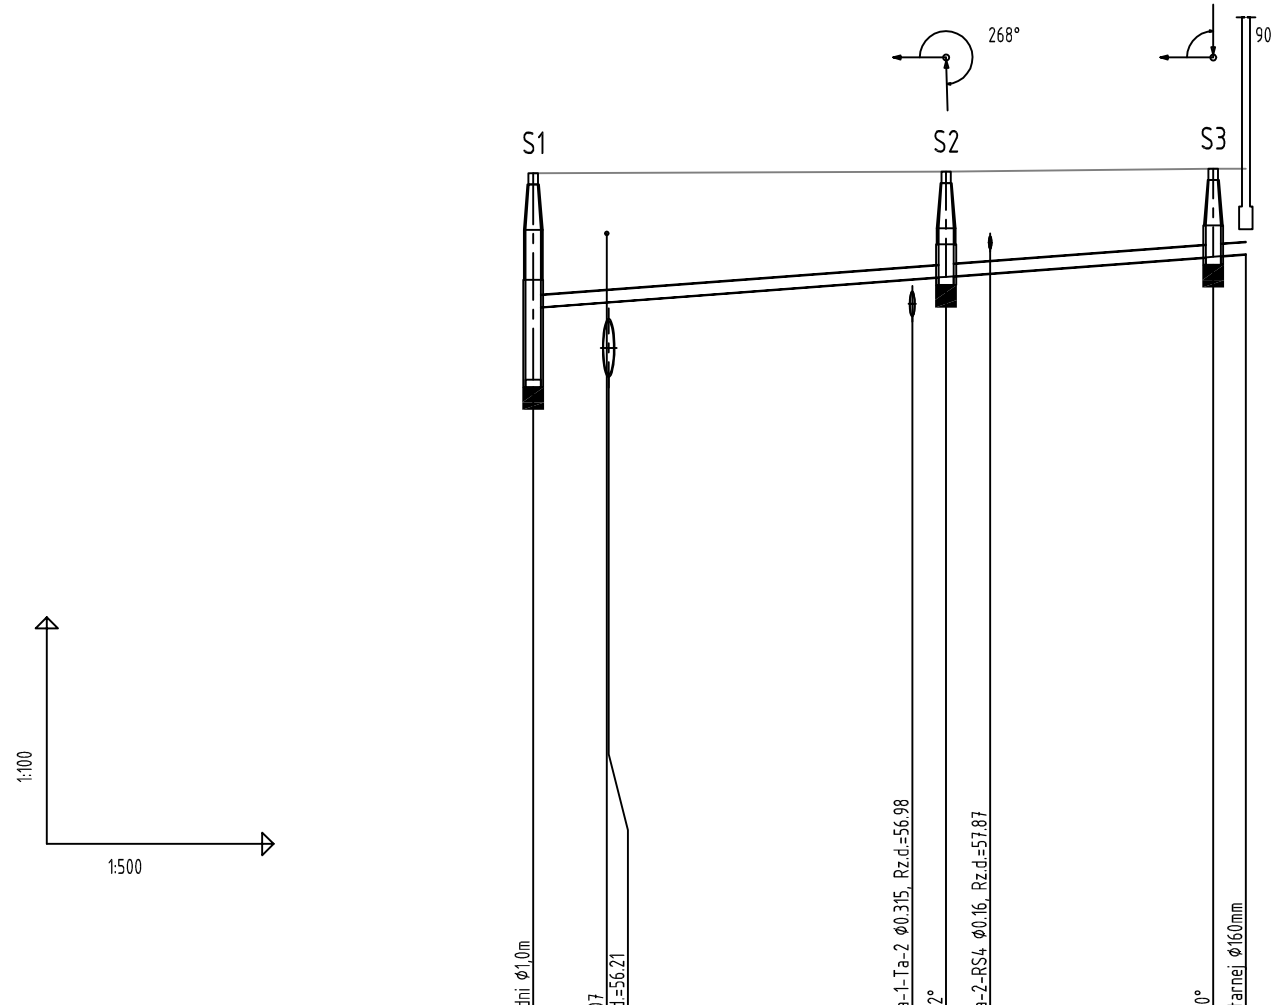

POZIOM PORÓWNAWCZY 45.00 m n.p.m.

PROJ. RZĘDNA TERENU	58.87	58.87	58.89	58.93	58.93
RZĘDNA TERENU ISTN.	58.87		58.89	58.93	58.93
RZĘDNA DNA KANAŁU	56.14 57.09	57.16	57.50	57.76 57.80	57.80
ZAGŁĘBIENIE DNA KANAŁU	2.73 1.78		1.39	1.17 1.13	
SPADKI, DŁUGOŚCI	1.5% 47.0m				
ŚREDNICA, MATERIAŁ	PVC-U kl. S ze ścianką litą φc160x4,7mm				
ODCINKI		27.5	17.5	2.0	
ODLEGŁOŚCI	0.0	5.0	27.5	45.0	47.0
HEKTOMETRY	S1	S2	S3	S4	

A: ul. Św. Wojciech 22/24 lok. 7,
61-749 Poznań,
T: +48 600 953 648
E: info@kilkoro.com
W: www.kilkoro.com

KILKORO
architekci

Niniejsze opracowanie chronione jest prawem autorskim
(Ustawa z dnia 4 lutego 1994 Dz. U. z 2000 r. Nr 80, poz. 904).
Kopiewanie oraz udostępnianie bez zgody autorów jest zabronione.

branża INSTALACJE SANITARNE

projektant podpis

mgr inż. Jacek Sikora
upr. WKP/0156/POWS/03

sprawdzający
mgr inż. Tomasz Bartkowiak
upr. WKP/0115/POWS/06

nazwa i adres inwestycji
**TERMOMODERNIZACJA BUDYNKU NR 3
WRAZ Z ZAGOSPODAROWANIEM TERENU**
Plac Staszica 3, 64-920 Pił a
obręb 0018, arkusz 9, działka nr ewid. 350/1

treść rysunku Profil podłużny zewnętrznej kanalizacji sanitarnej

stadium PROJEKT BUDOWLANY

data 07-2012 skala 1:100/500 nr rys. IS-06