


# RZUT PARTERU

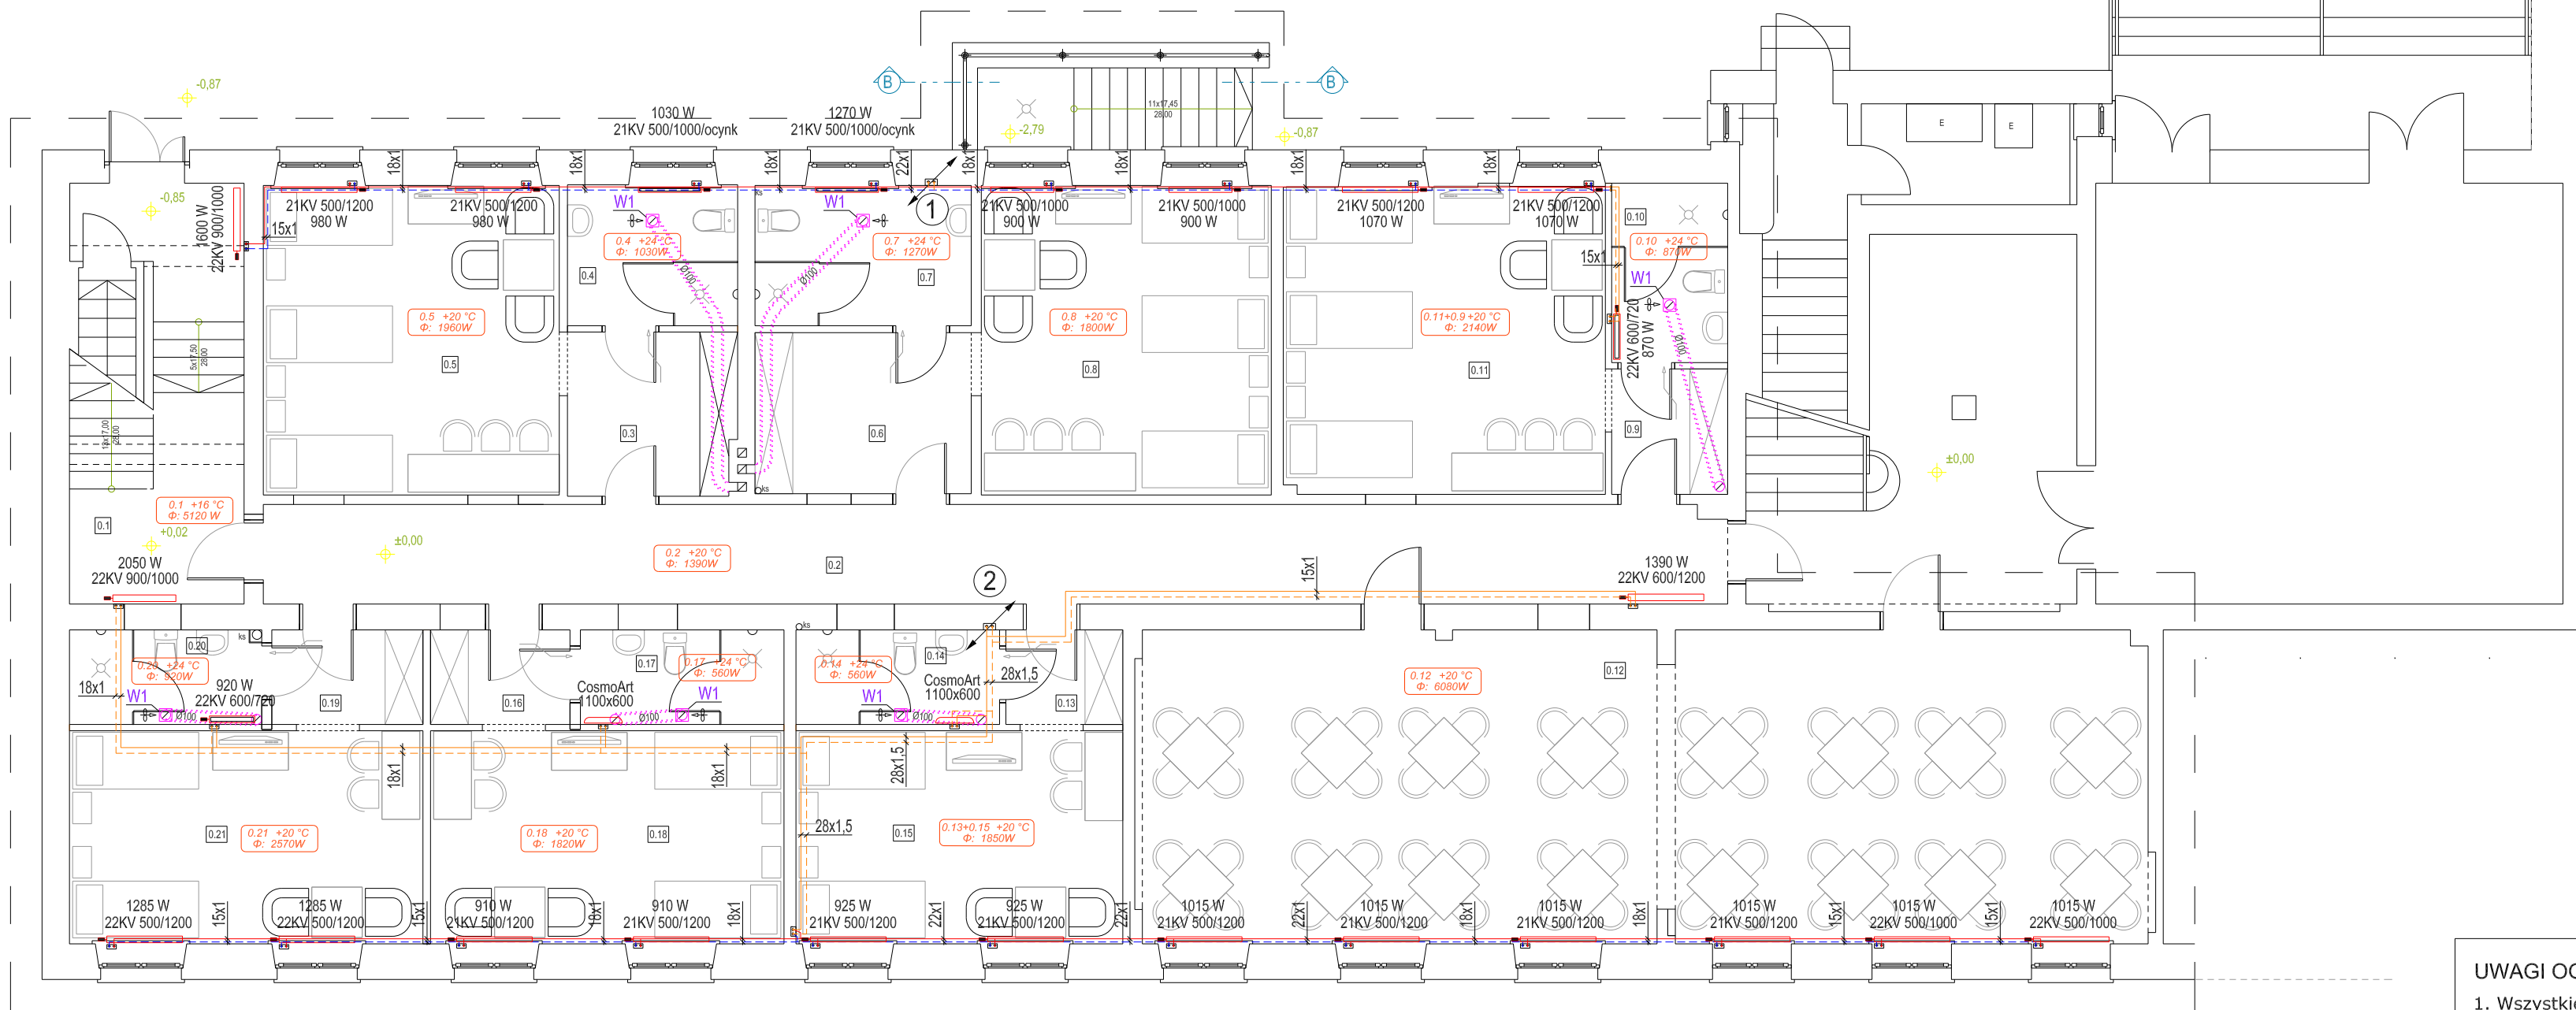

**LEGENDA:**

- — — — — INSTALACJA C.O./zasilanie i powrót/ rurociągi prowadzone w strefie sufitu podwieszanego
- — — — — INSTALACJA C.O./zasilanie i powrót/ rurociągi prowadzone w bruździe ściennej przy podłodze
- NR. POMIESZCZENIA
- TEMP. OBLICZENIOWA W POMIESZCZENIU
- ZAPOTRZEBOWANIE CIEPŁA W POMIESZCZENIU
- — — — — GRZEJNIK PŁYTOWY WODNY
- — — — — GRZEJNIK PŁYTOWY WODNY - WERSJA OCYNKOWANA
- ① PION CENTRALNEGO OGRZEWANIA
- W1 WENTYLATOR TYPU DECOR-100 CHZ, V=50m<sup>3</sup>/h, firmy Venture Industries, Pmax=13 W/230V /do montażu sufitowego/
- W2 WENTYLATOR TYPU DECOR-100 CHZ, V=50m<sup>3</sup>/h, firmy Venture Industries, Pmax=13 W/230V /do montażu ściennego/

- UWAGI OGÓLNE:**
1. Wszystkie wymiary należy sprawdzić na budowie,
  2. Przed zamówieniem elementów instalacji wykonywanych poza miejscem budowy wymiary należy sprawdzić na budowie i dostosować gabaryty elementów.
  3. O jakichkolwiek niezgodnościach (w tym wymiarowych) i wątpliwościach należy poinformować jednostkę projektową, a ewentualne odkrywkę zabezpieczyć do czasu właściwej oceny przez projektanta.
  4. Rysunek należy rozpatrywać łącznie z opisem technicznym oraz projektami pozostałych branż

**KILKORO architekci**

A: ul. cew. Wojciech 22/24 lok. 7, 61-749 Poznań,  
E: info@kilkoro.com  
W: www.kilkoro.com

Niniejsze opracowanie chronione jest prawem autorskim (Ustawa z dnia 4 lutego 1994 Dz. U. z 2000 r. Nr 80, poz. 904). Kopiowanie oraz udostępnianie bez zgody autorów jest zabronione.

branża: **SANITARNA**

projektant: \_\_\_\_\_ podpis

mgr inż. Tomasz Woźniak  
upr. proj. WKP/0035/POOS/03

mgr inż. Iwona Woźniak

sprawdził:  
mgr inż. Roman Pluciński  
upr. proj. WKP/0287/POOS/08

nazwa i adres inwestycji:  
**ADAPTACJA POMIESZCZEŃ BIUROWYCH CZĘŚCI ISTNIEJĄCEGO BUDYNKU DWUKONDYGNACYJNEGO NA CELE SYPIALNE WRAZ Z ZAGOSPODAROWANIEM PIWNIC NA CELE MAGAZYNOWE**  
Plac Staszica 3, 64-920 Piła  
obręb 0018, arkusz 9, działka nr ewid. 350/1

treść rysunku: **RZUT PARTERU - INSTALACJA C.O.**

stadium: **PROJEKT BUDOWLANY**

data: **05-2011** skala: **1:100** nr rys.: **G-02**